



COMUNE DI SAN CATALDO
Provincia di Caltanissetta

Progetto per la realizzazione di una isola ecologica, in variante al vigente P.R.G. ai sensi dell'art. 19 del D.P.R. 08 giugno 2001 n° 327, da allocare in un'area con edifici di proprietà comunale sita tra le vie Mazzini, San Leonardo e S.M. Goretti.

Elaborati: ☐ relazione, stralci planimetrici, documentazione fotografica;
☐ corografia, stralci cartografici, documentazione catastale;
☐ piante, prospetti e sezioni di rilievo scala 1:200;
☐ piante, prospetti, sezioni di progetto scala 1:200;
☒ piante misure di sicurezza antincendio, impianto fognario, scala 1:200;

San Cataldo, li 11 Maggio 2020.


Il progettista - Il RUP
arch. Fabio Cortese

Il responsabile del Settore 5 - Edilizia, Urbanistica, SUAP
arch. Fabio Cortese


LEGENDA impianto antincendio

Categoria	Simbolo figurativo	Definizione
Vie di esodo		Uscita orizzontale
		Indicazione uscita di sicurezza
		Maniglione anipanico
Impianto idrico antincendio		Attacco V.V.F. UNI 70
		Naspo DN 25 - portata 60 l/min
Estintori		Estintore portatile a polvere da 6 Kg
		Lampada di emergenza autoalimentata
Impianto elettrico		Quadro elettrico generale

0 1 2 3 4 5 10 scala 1:200

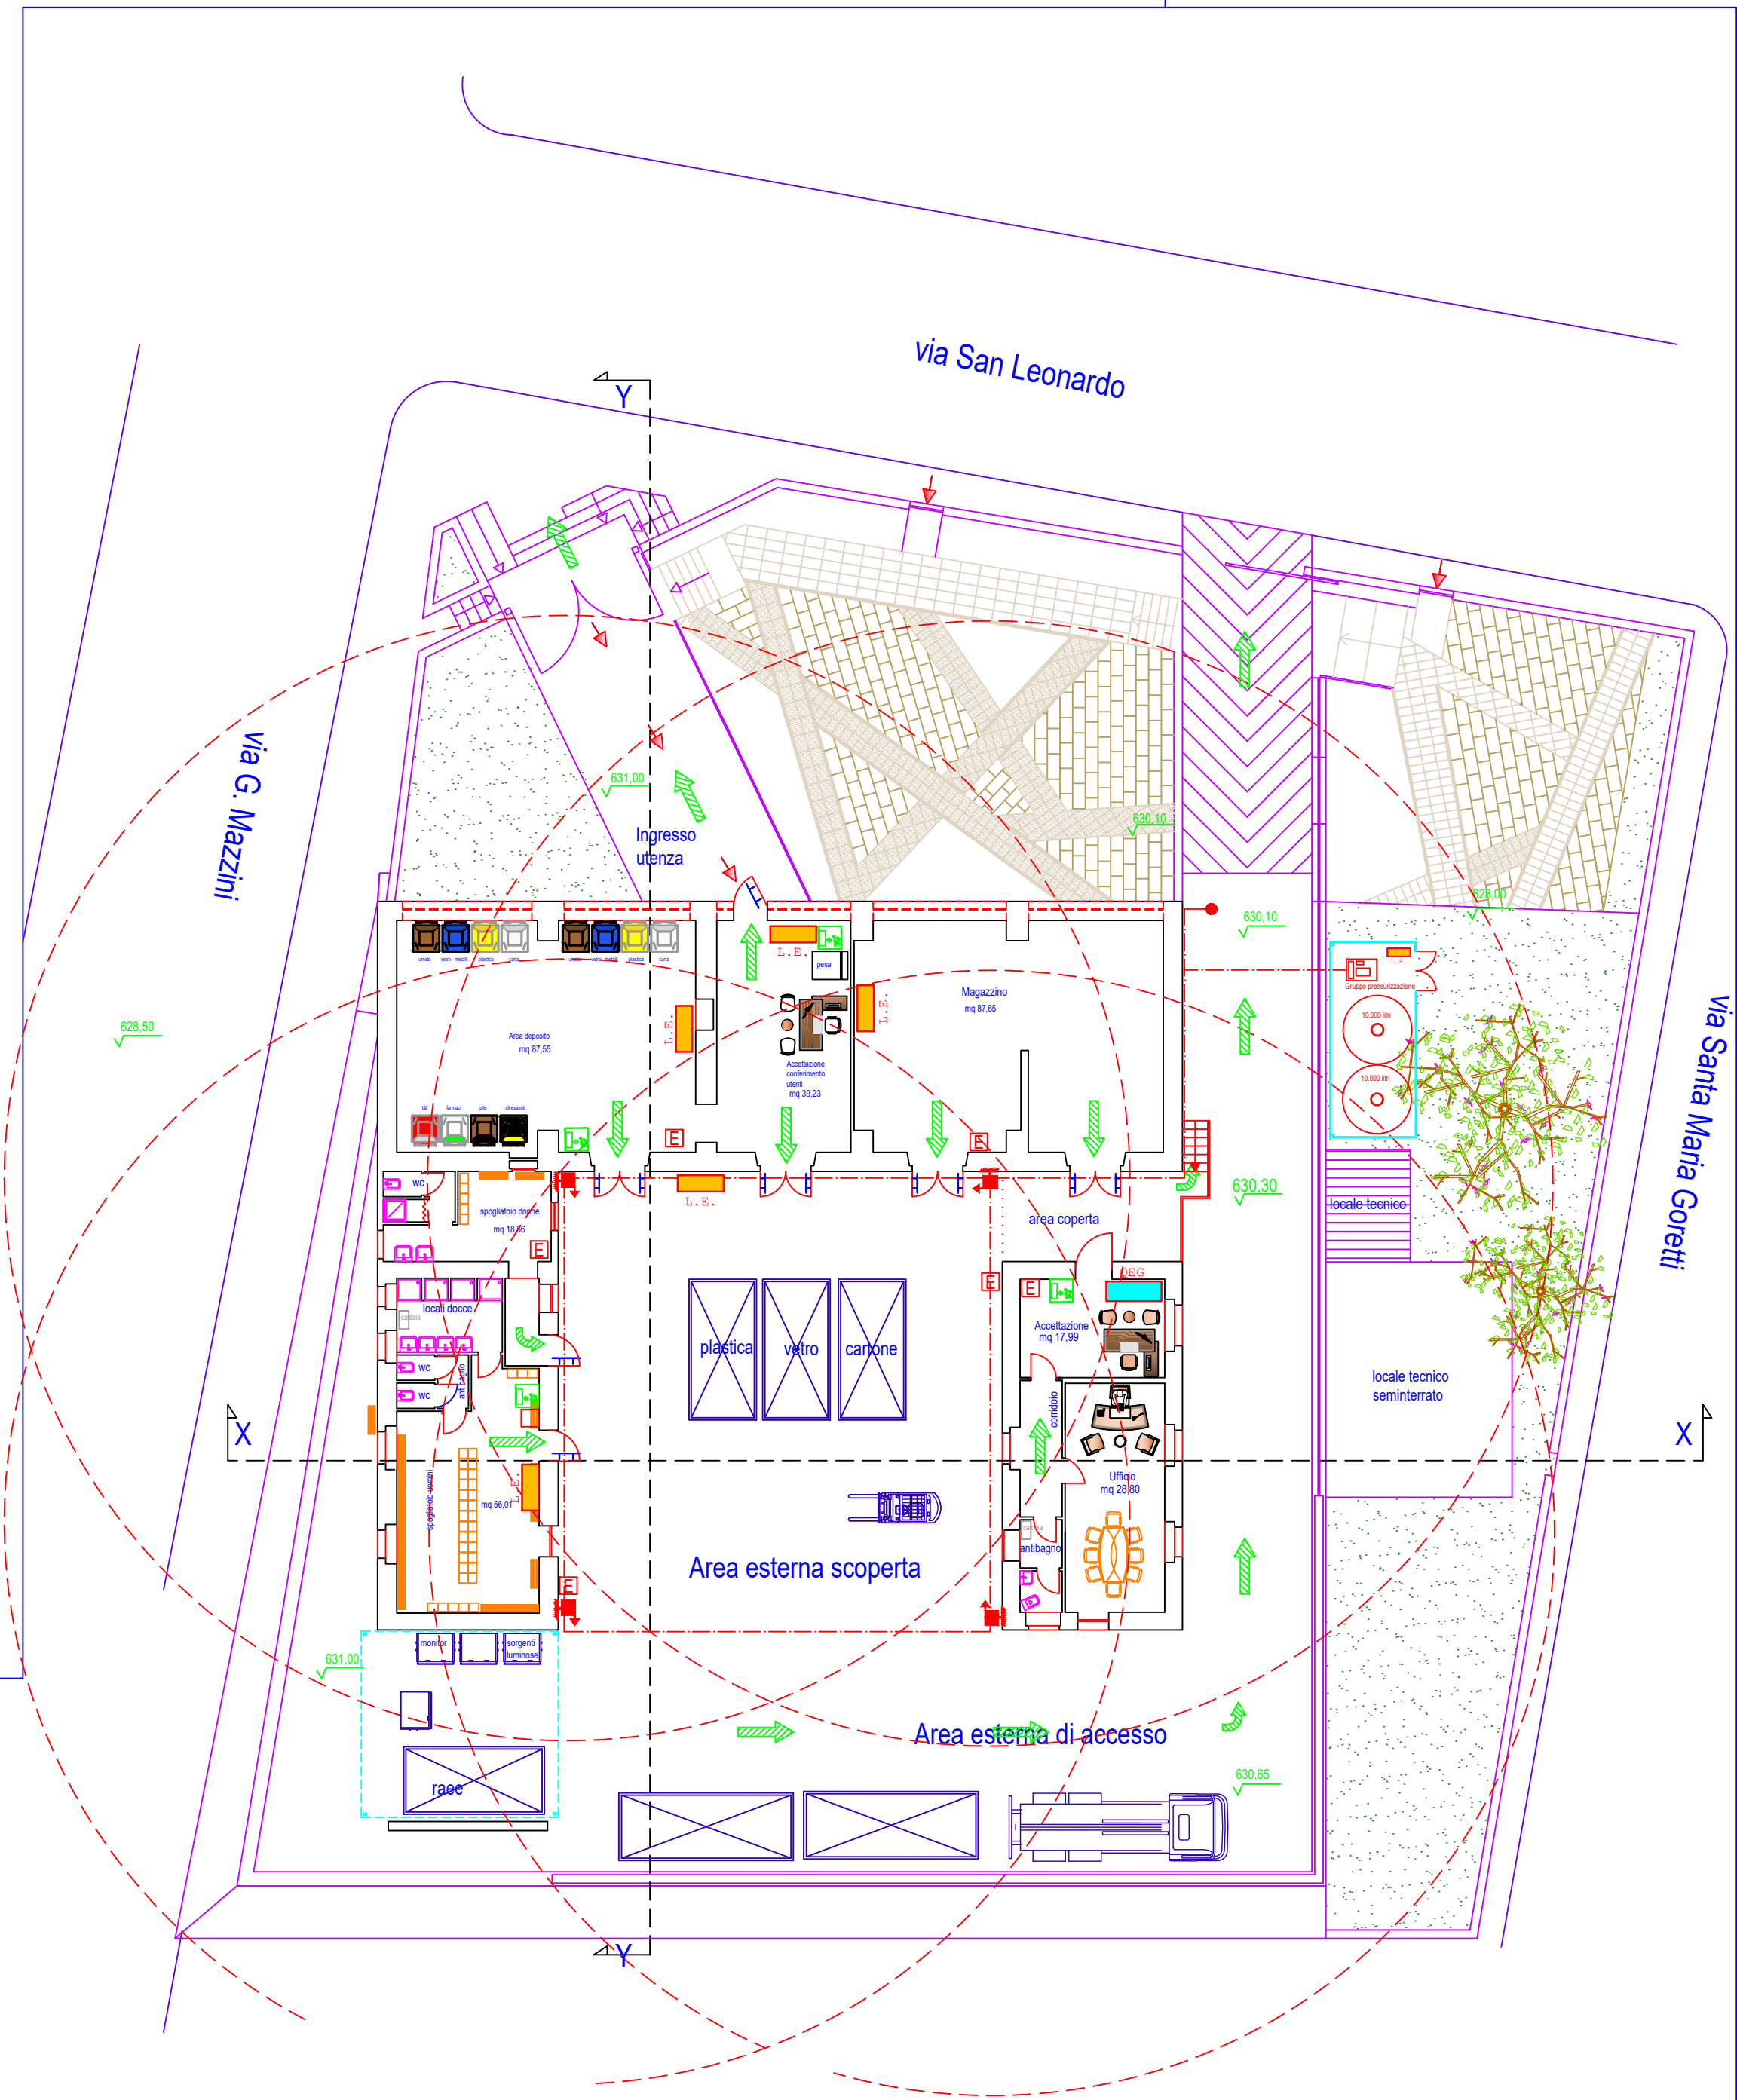

Planimetria impianto idrico e misure di sicurezza antincendio

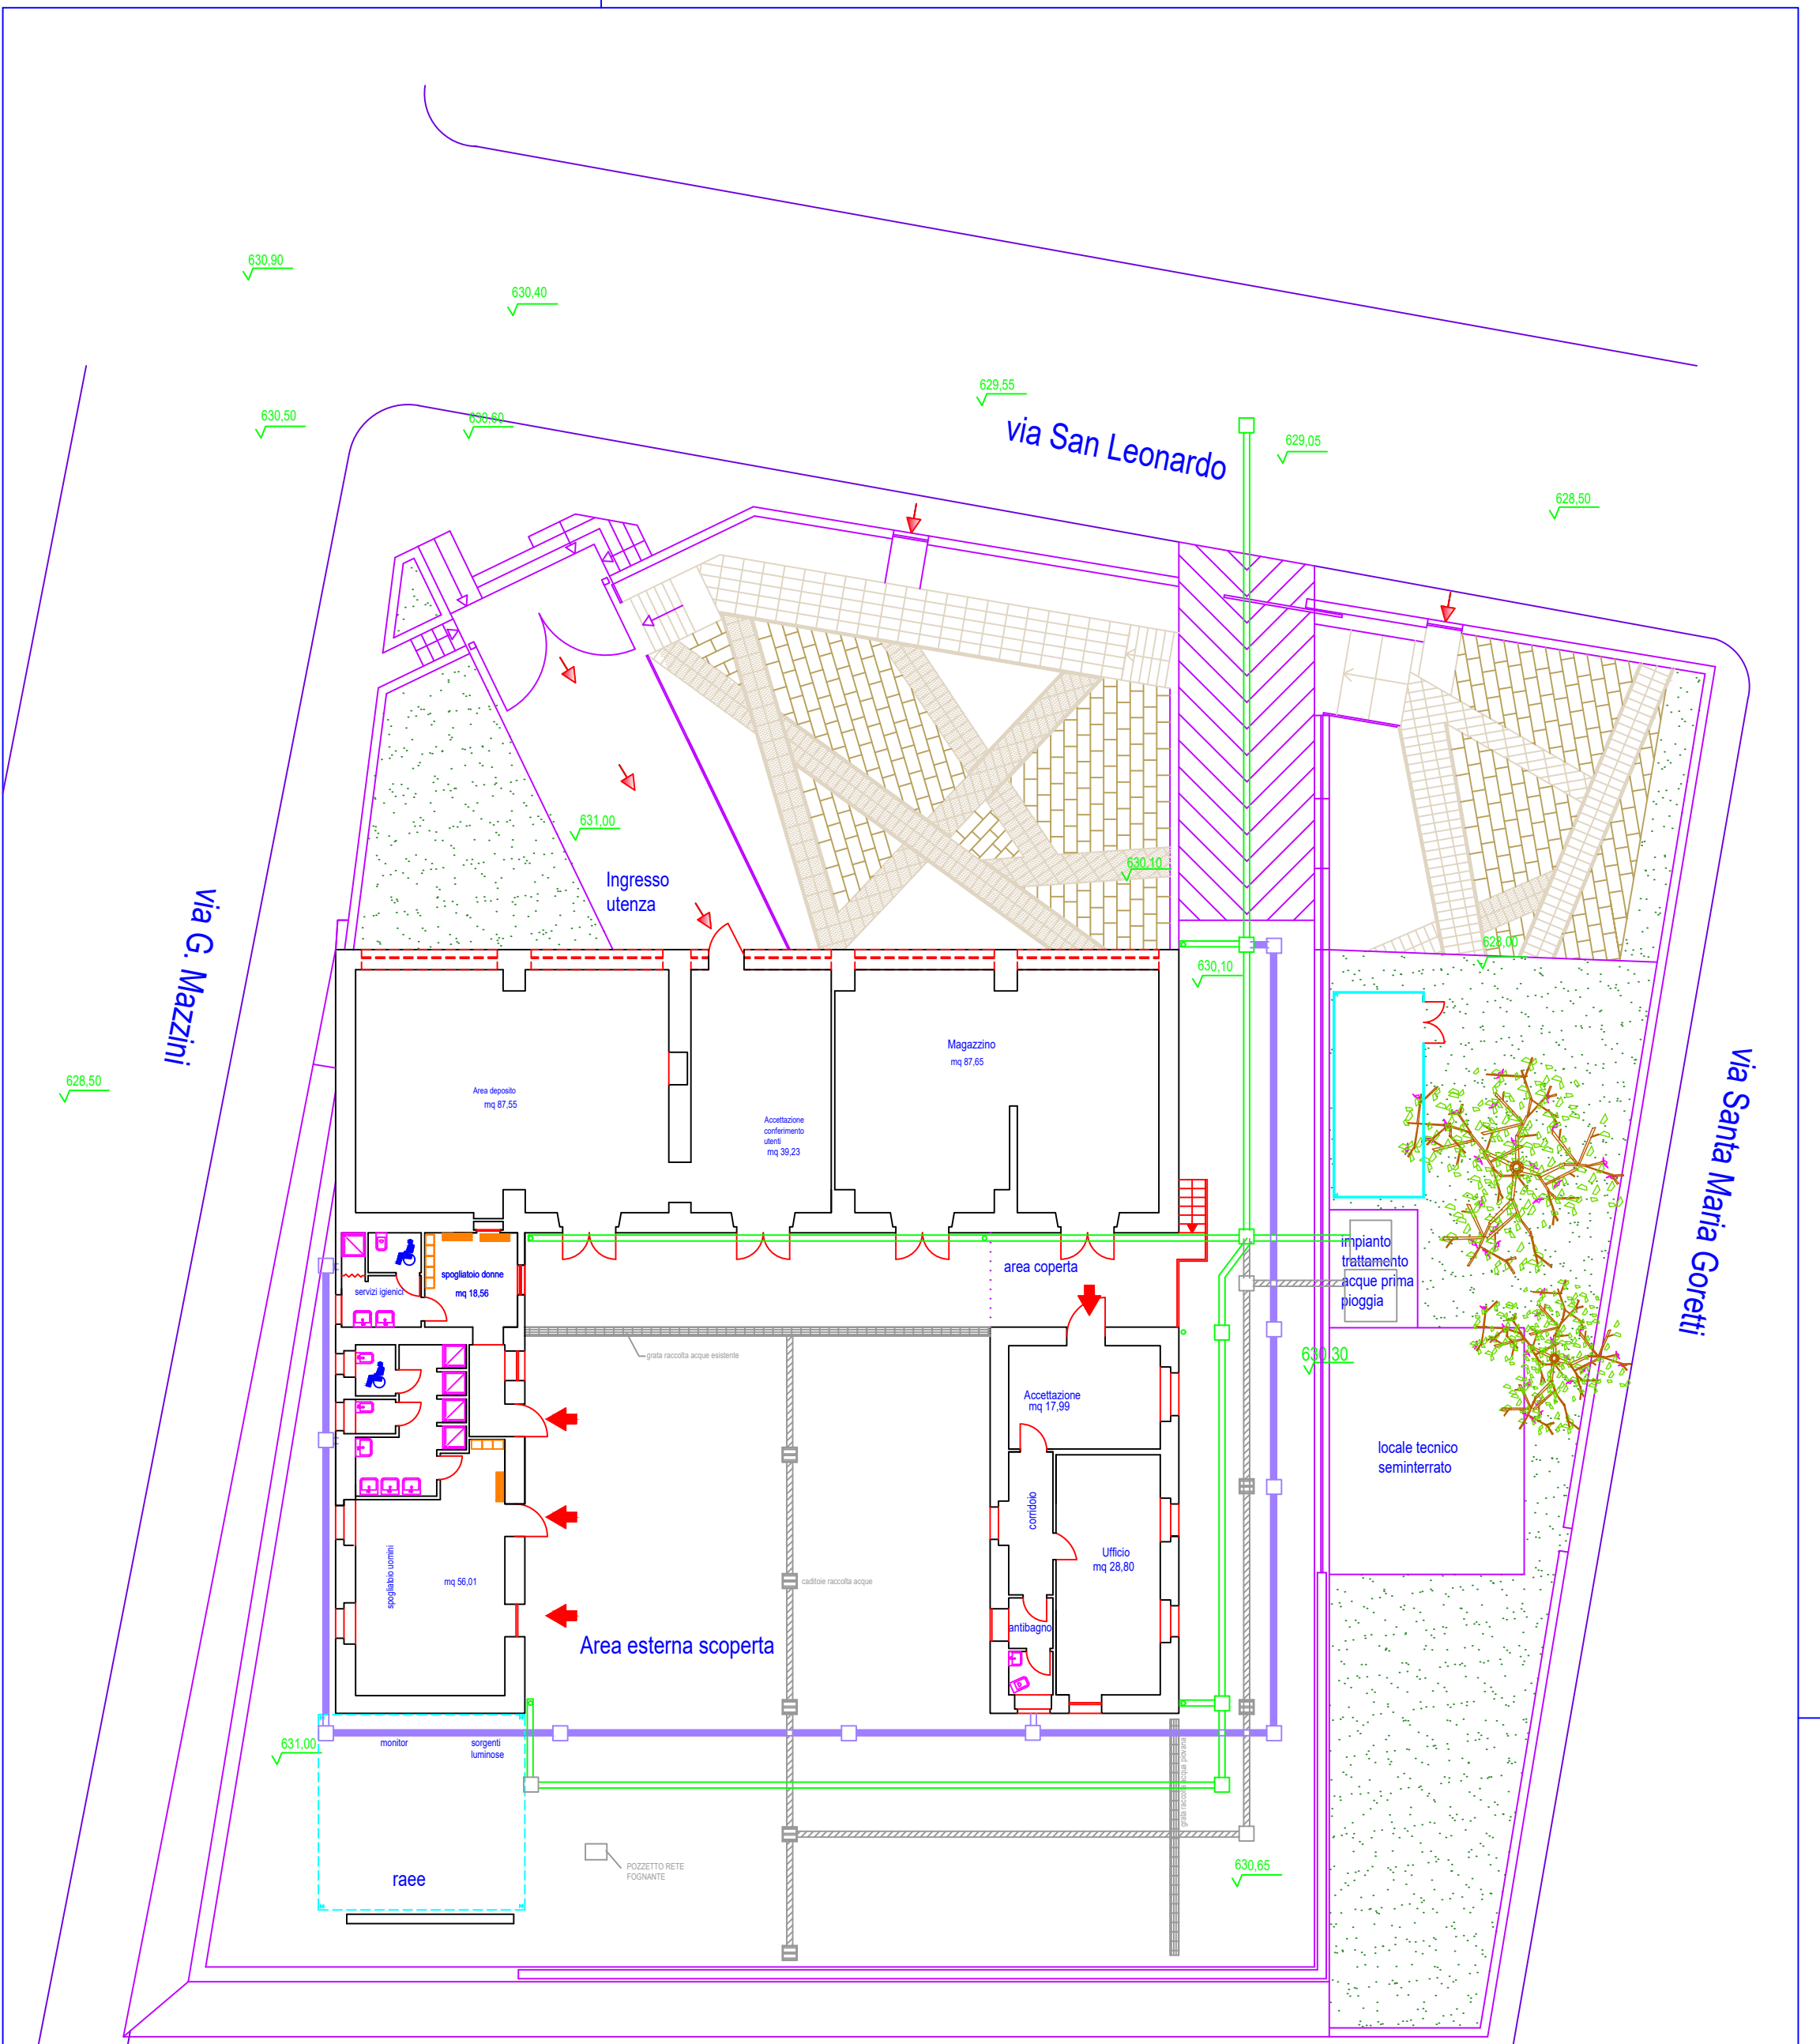

Legenda
condotta acque piazzali
condotta acque coperture
condotta acque nere

Planimetria condotte di scarico fognario